

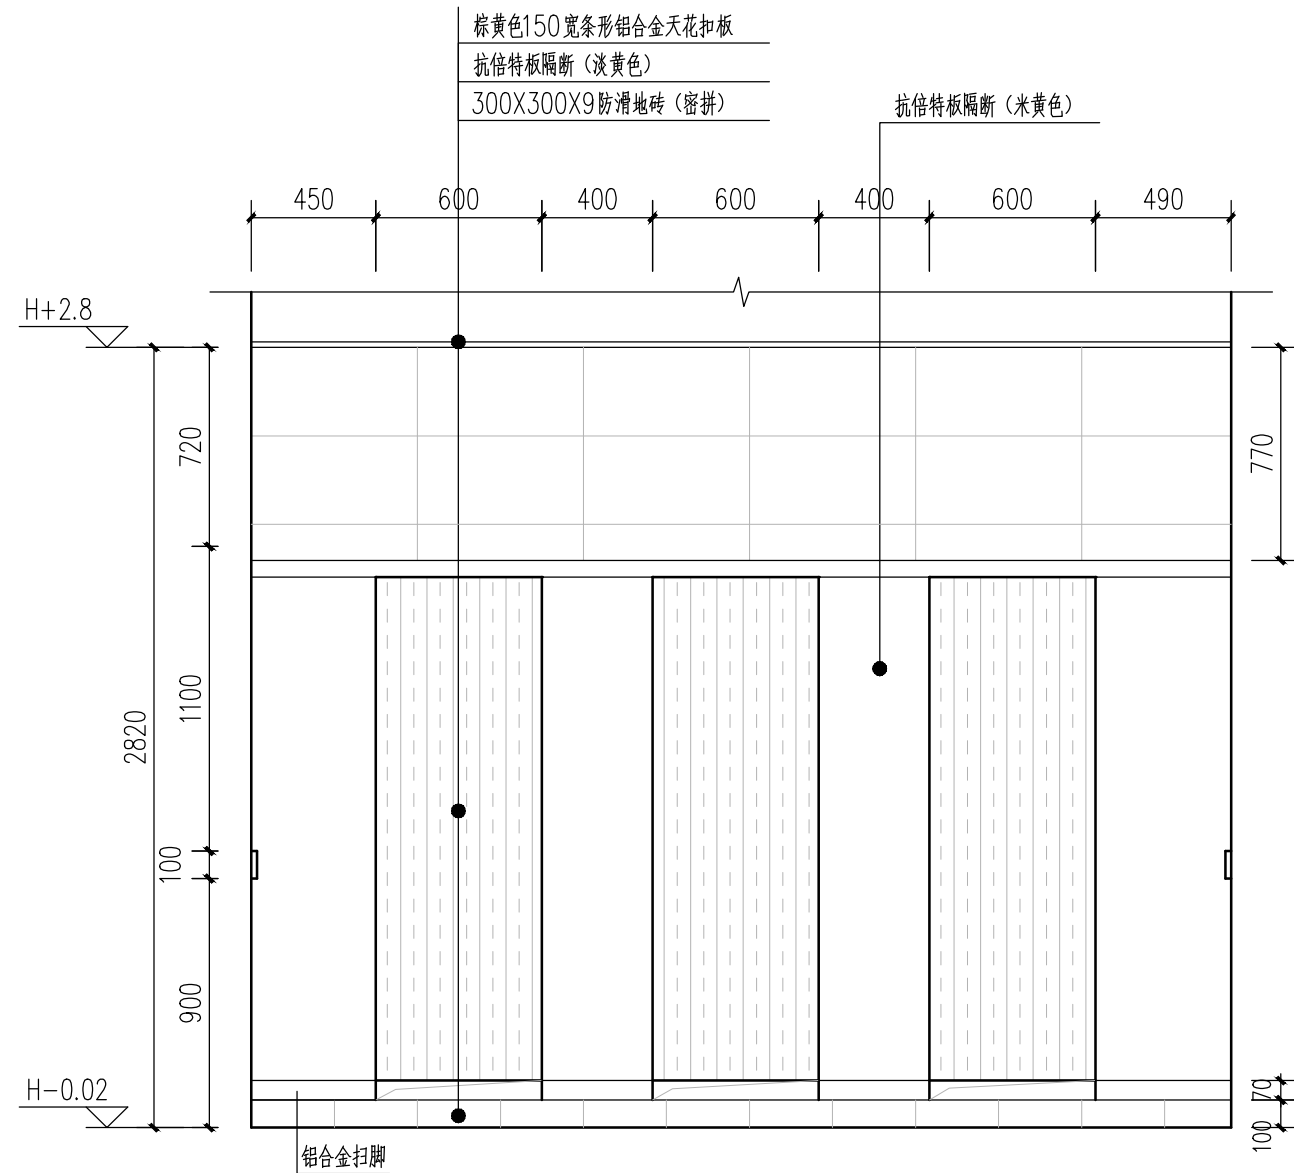
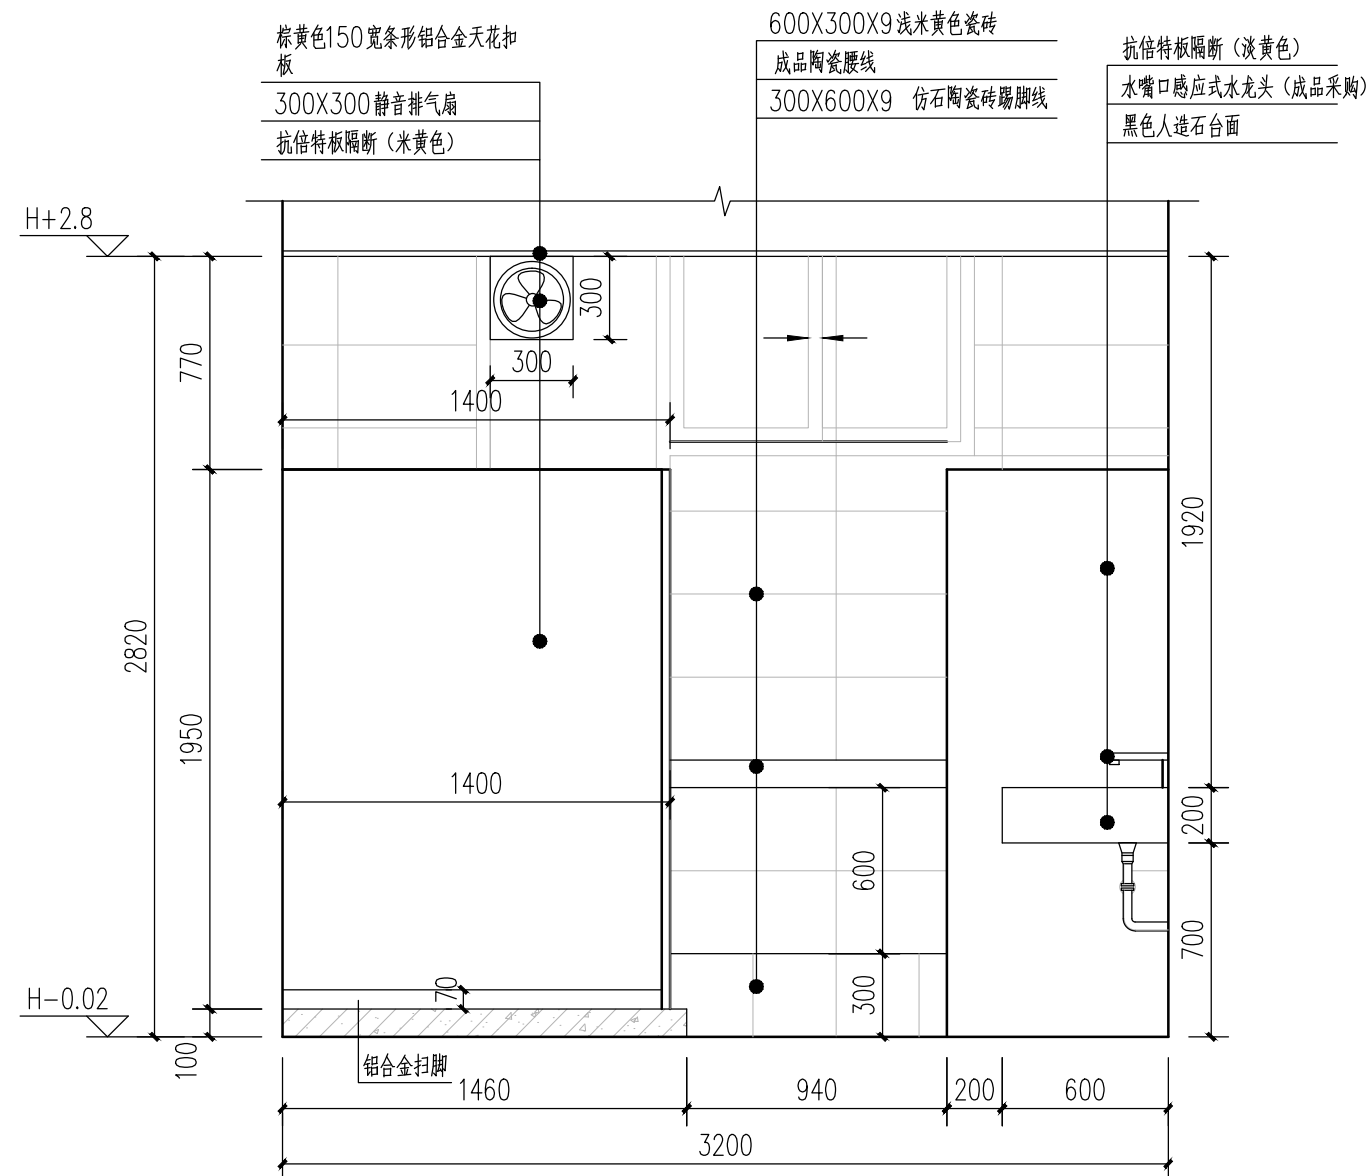
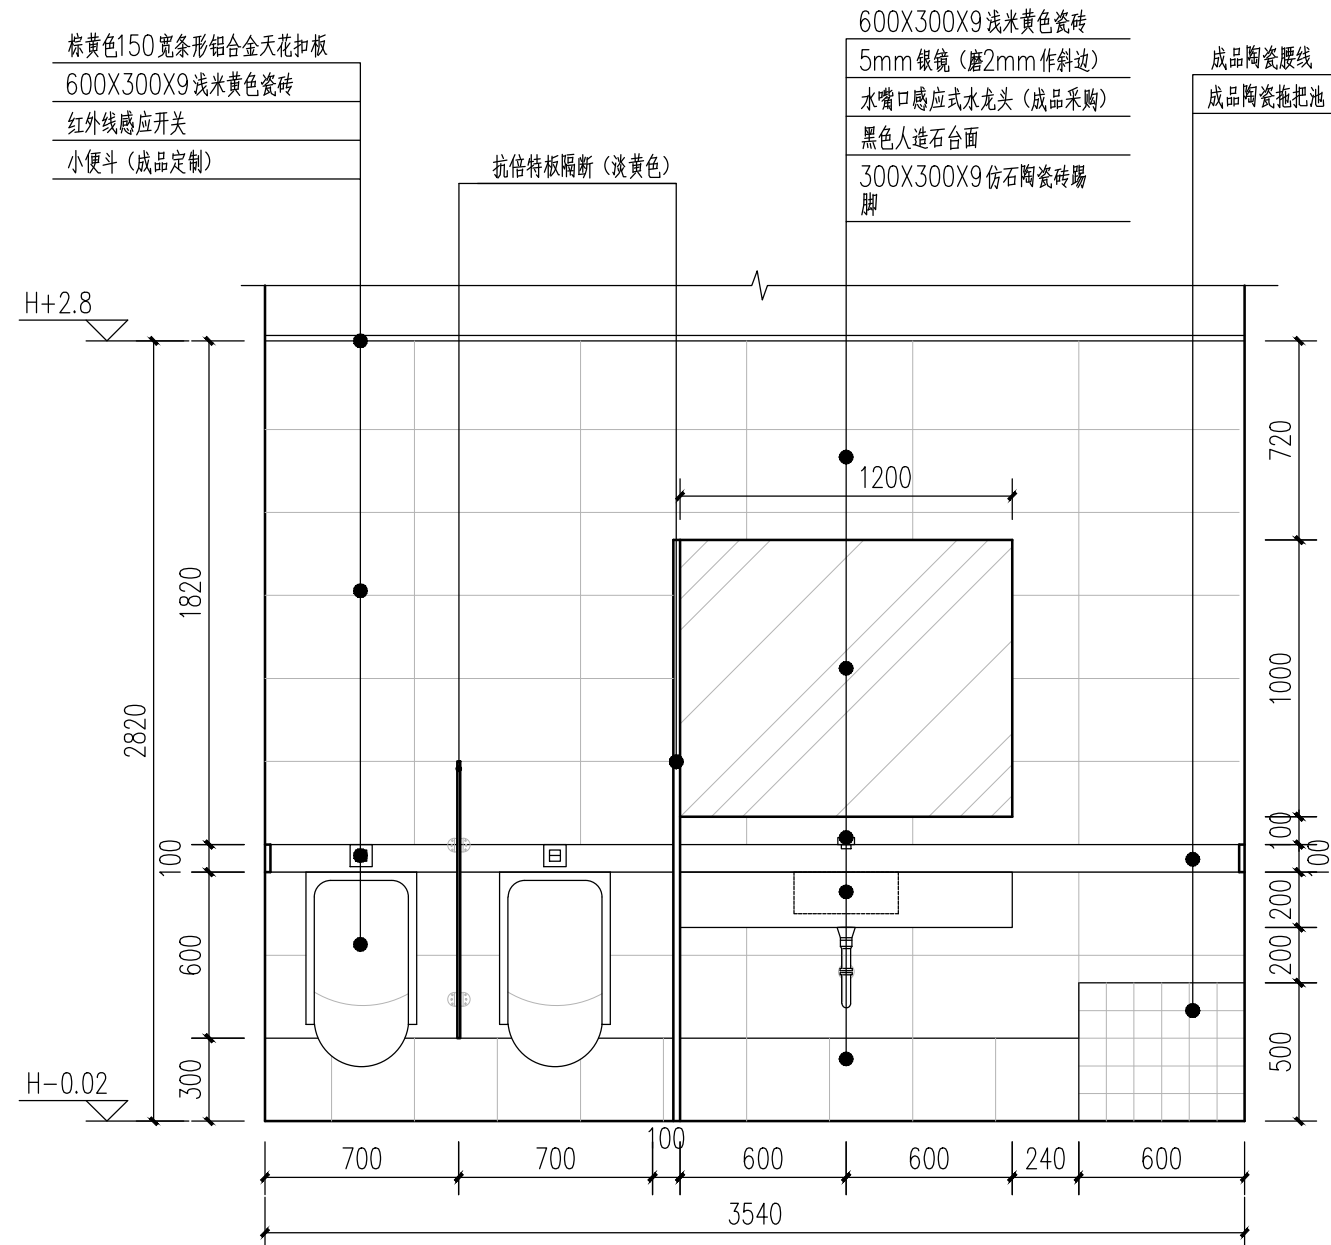
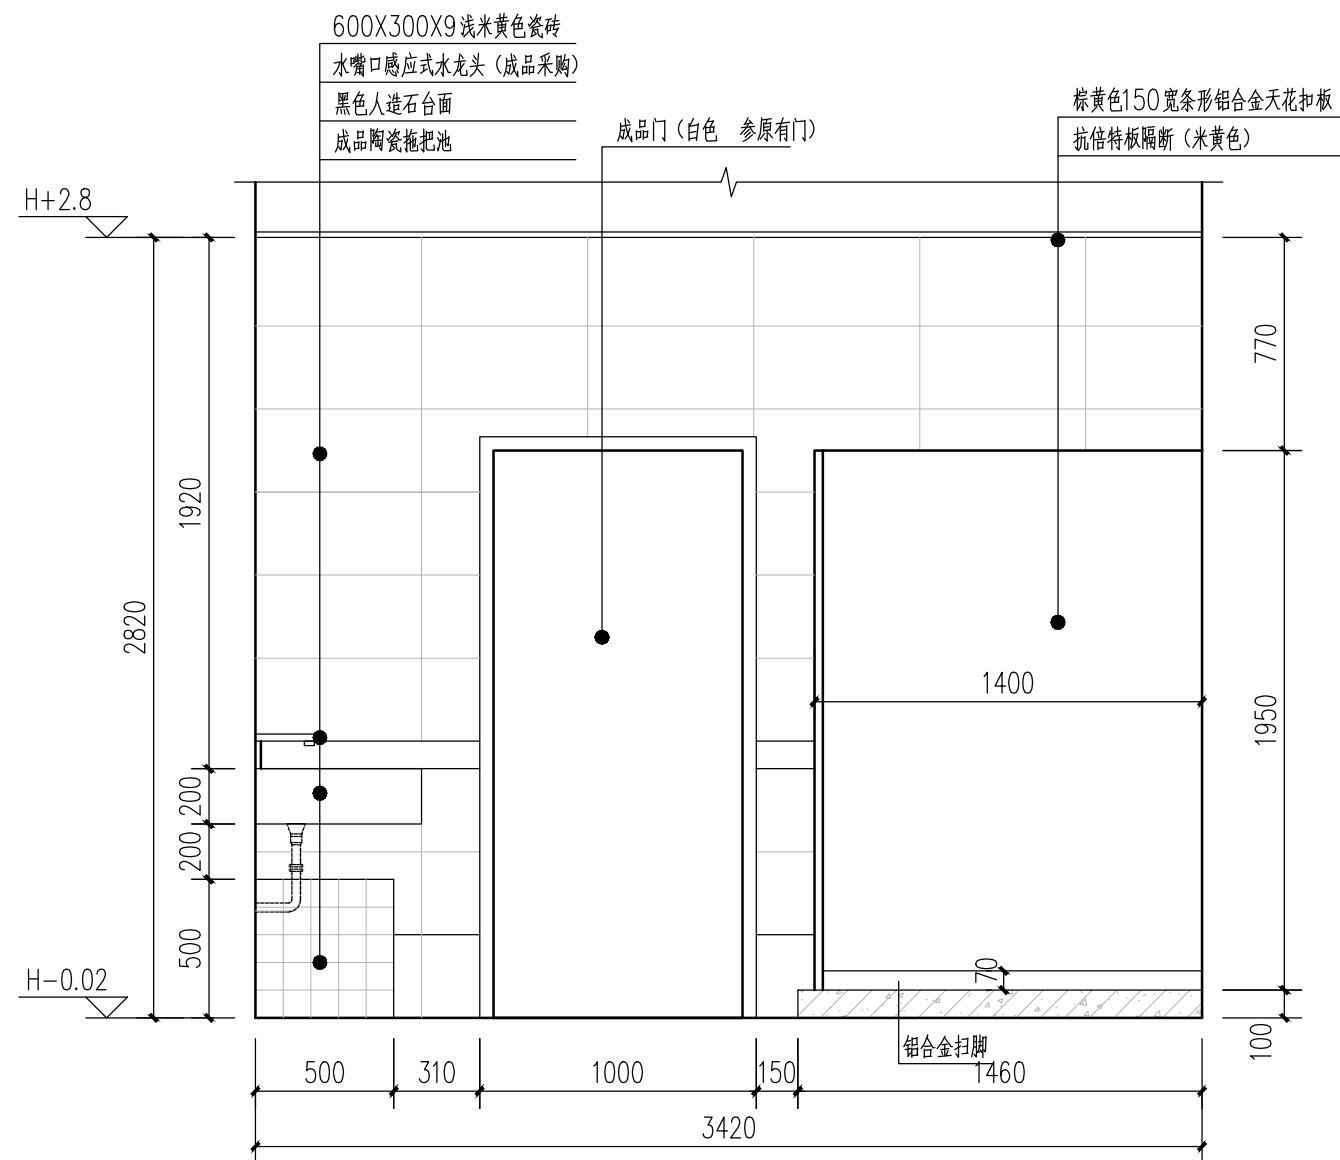
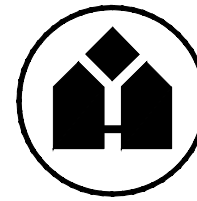
电气

给排水

暖通

结构

建筑

男卫A立面图 1:25男卫B立面图 1:25男卫C立面图 1:25男卫D立面图 1:25

华优建筑设计院  
有限责任公司

HUAYOU ARCHITECTURE DESIGN INSTITUTE LTD

建筑行业甲级 A111009735

人防工程设计甲级 101201607110024

建设单位

CLIENT TITLE

广州市广外附设外语学校

工程名称

PROJECT TITLE

教学楼8栋一、三层卫生间  
改造

图名

DRAWING TITLE

教学楼8栋一、三层卫生间  
男卫立面图

院出图章

PROJECT SEAL

注册执业章

REGISTERED SEAL

设计 DESIGNED BY	谢洪婷	谢洪婷
校对 CHECKED BY	黄钰龙	黄钰龙
审核 CHECKED BY	唐斌	唐斌
专业负责人 DISCIPLINE DIRECTOR	谢洪婷	谢洪婷
审定 CHECKED BY	唐斌	唐斌
项目负责人 PROJECT DIRECTOR	唐斌	唐斌

工程编号 PROJECT NO.	H2019-01-001		
设计阶段 DESIGN PHASE	施工图	专业 DISCIPLINE	建筑
图号 DRAWING NO.	J-06		A版
日期 DATE	2019.03	比例 SCALE	1:100