


电气

给排水

暖通

结构

建筑

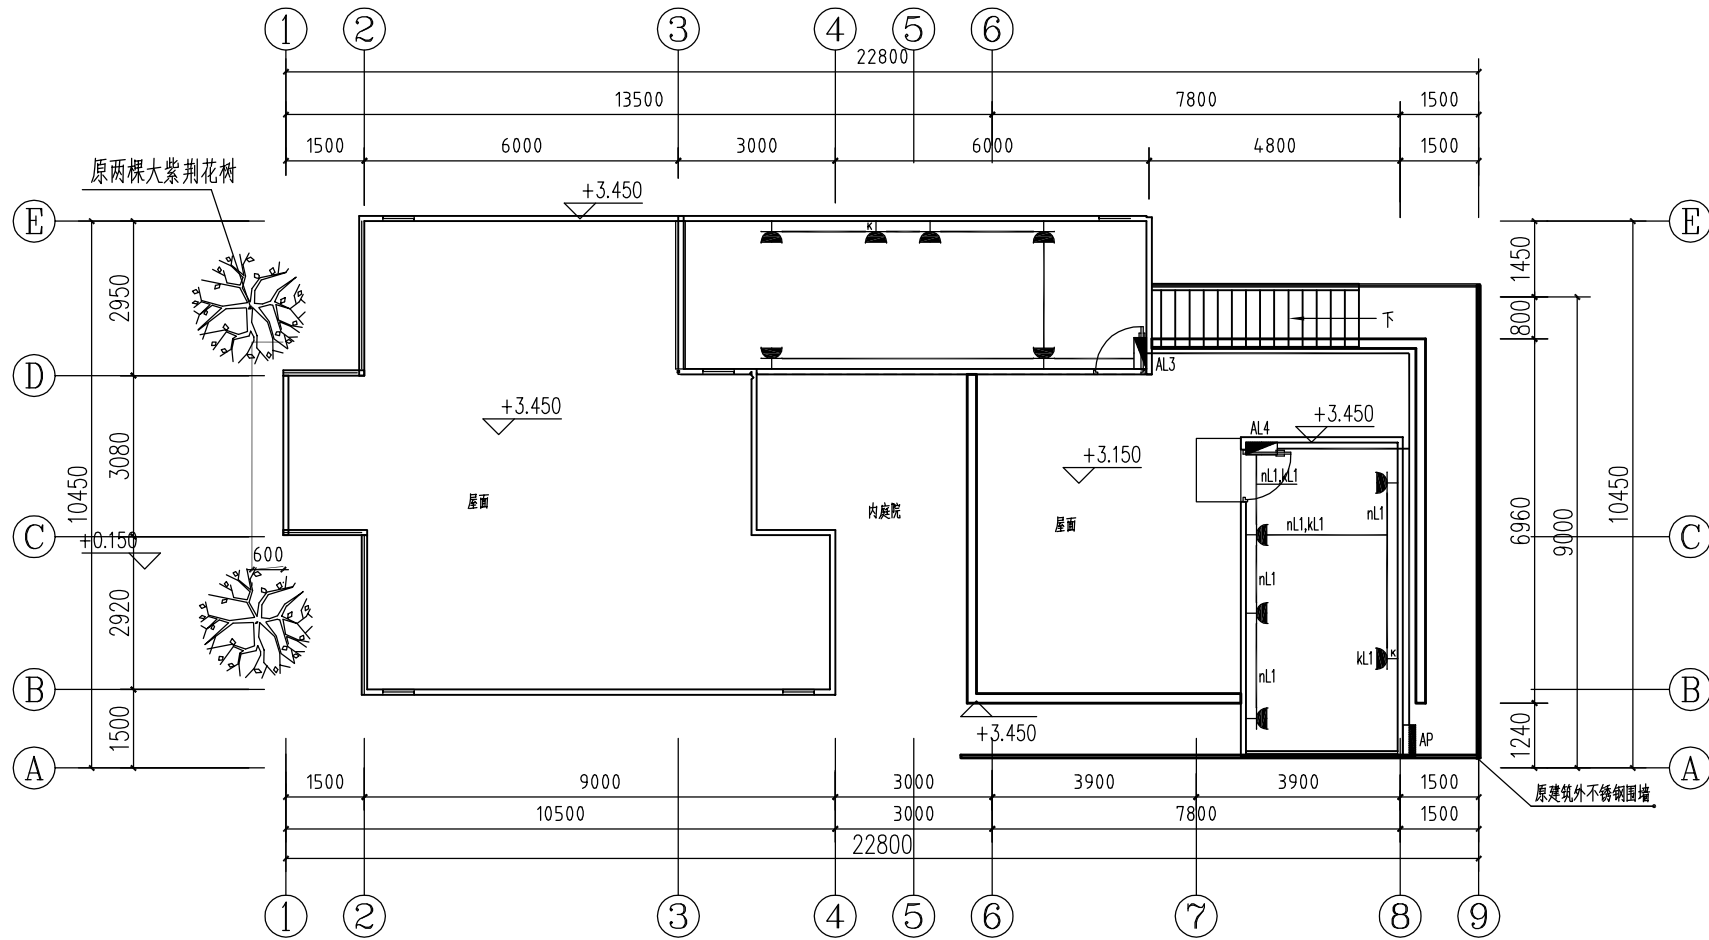

二层插座配电平面图 1:100

图例说明：

图例	说明
	普通二三插 安装高度0.5m
	天花空调 吸顶安装
	空调插座 安装高度2.2m



华优建筑设计院  
有限责任公司

HUAYOU ARCHITECTURE DESIGN INSTITUTE LTD

建筑行业甲级 A111009735  
人防工程设计甲级 101201607110024

建设单位

CLIENT TITLE

广州市广外附设外语学校

工程名称

PROJECT TITLE

校园功能房改造

图 名

DRAWING TITLE

二层插座配电平面图

院出图章

PROJECT SEAL

注册执业章

REGISTERED SEAL

设计 DESIGNED BY	覃 玉	覃玉
校 对 CHECKED BY	钟玉婷	钟玉婷
审 核 CHECKED BY	张建福	张建福
专业负责人 DISCIPLINE DIRECTOR	覃 玉	覃玉
审 定 CHECKED BY	唐 斌	唐斌
项目负责人 PROJECT DIRECTOR	唐 斌	唐斌
工程编号 PROJECT NO.	H2019-03	
设计阶段 DESIGN PHASE	施工图	专业 电气
图 号 DRAWING NO.	D-03	A版
日 期 DATE	2019.07	比例 1:100