



华优建筑设计院  
有限责任公司

HUAYOU ARCHITECTURE DESIGN INSTITUTE LTD

建筑行业甲级 A111009735  
人防工程设计甲级 101201607110024

建设单位

CLIENT TITLE

广州市广外附设外语学校

工程名称  
PROJECT TITLE

校园功能房改造

图名  
DRAWING TITLE


首层插座配电平面图

院出图章  
PROJECT SEAL

注册执业章  
REGISTERED SEAL

设计	覃玉	覃玉
DESIGNED BY	覃玉	覃玉
校对	钟玉婷	钟玉婷
CHECKED BY	钟玉婷	钟玉婷
审核	张建福	张建福
CHECKED BY	张建福	张建福
专业负责人	覃玉	覃玉
DISCIPLINE DIRECTOR	覃玉	覃玉
审定	唐斌	唐斌
CHECKED BY	唐斌	唐斌
项目负责人	唐斌	唐斌
PROJECT DIRECTOR	唐斌	唐斌
工程编号	H2019-03	
PROJECT NO.	H2019-03	
设计阶段	施工图	专业
DESIGN PHASE	施工图	专业
图号	D-02	A版
DATE	2019.07	比例 1:100
DATE	2019.07	SCALE 1:100

建筑		结构		暖通		给排水		电气	
----	--	----	--	----	--	-----	--	----	--

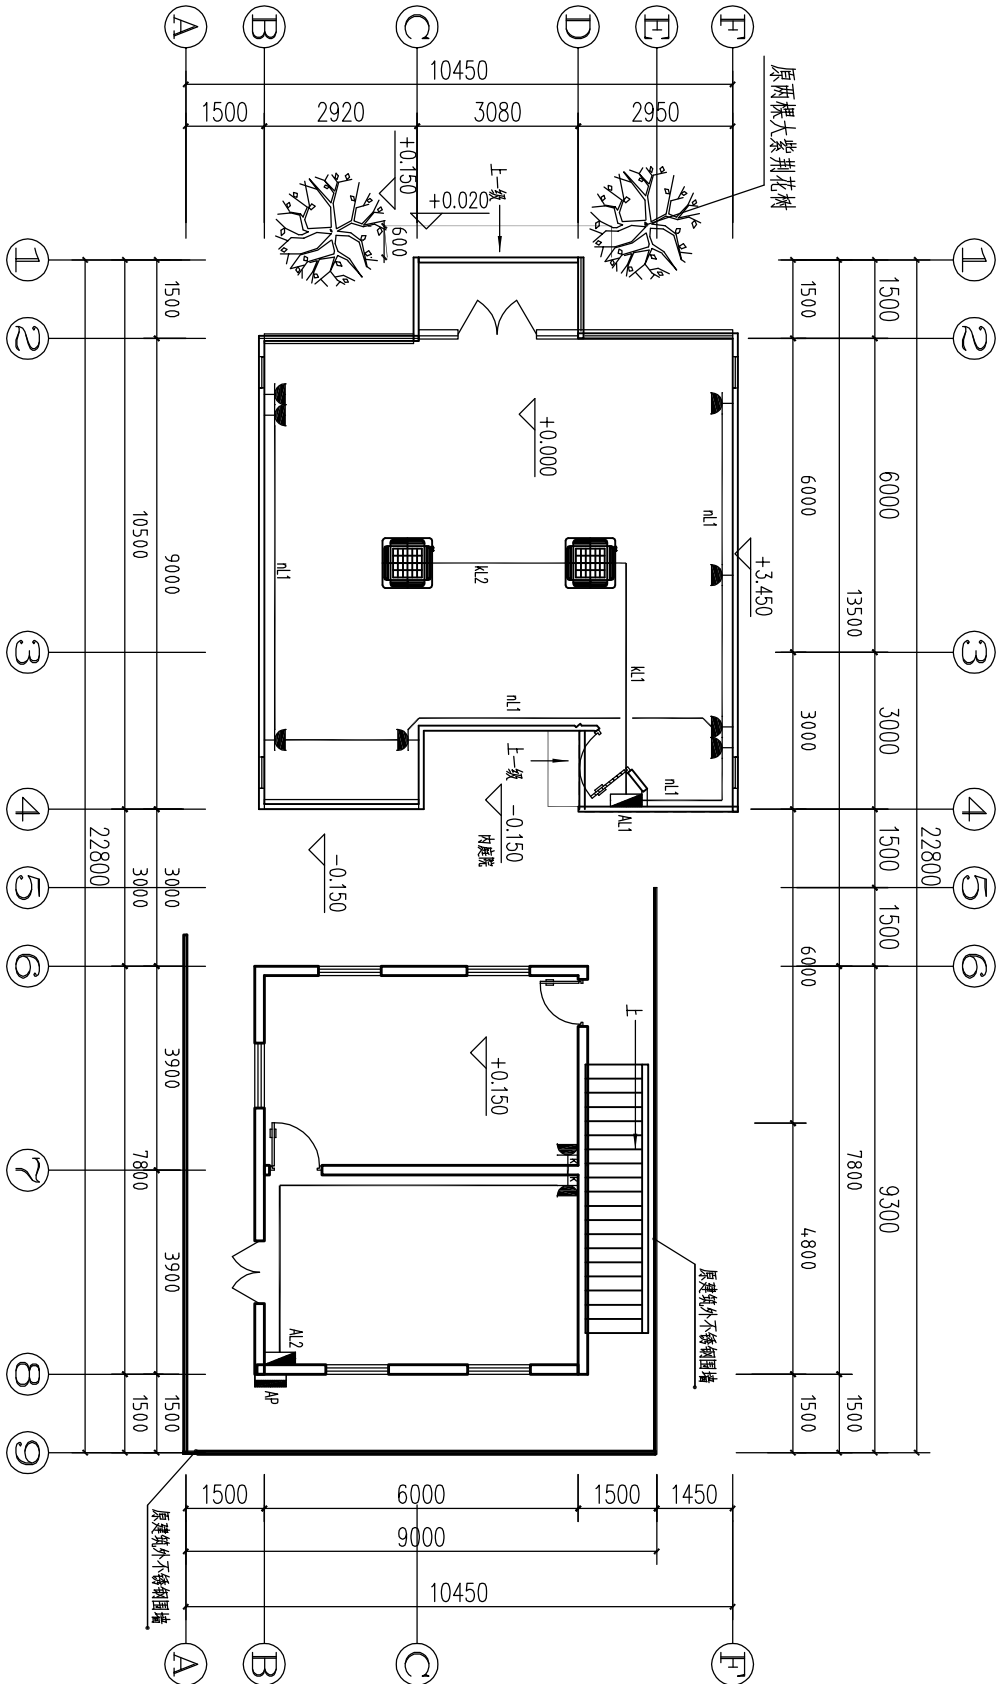

图例说明:

图例	说明
	普通二三插 安装高度0.5m
	天花空调 吸顶安装
	空调插座 安装高度2.2m

首层插座配电平面图 1:100